


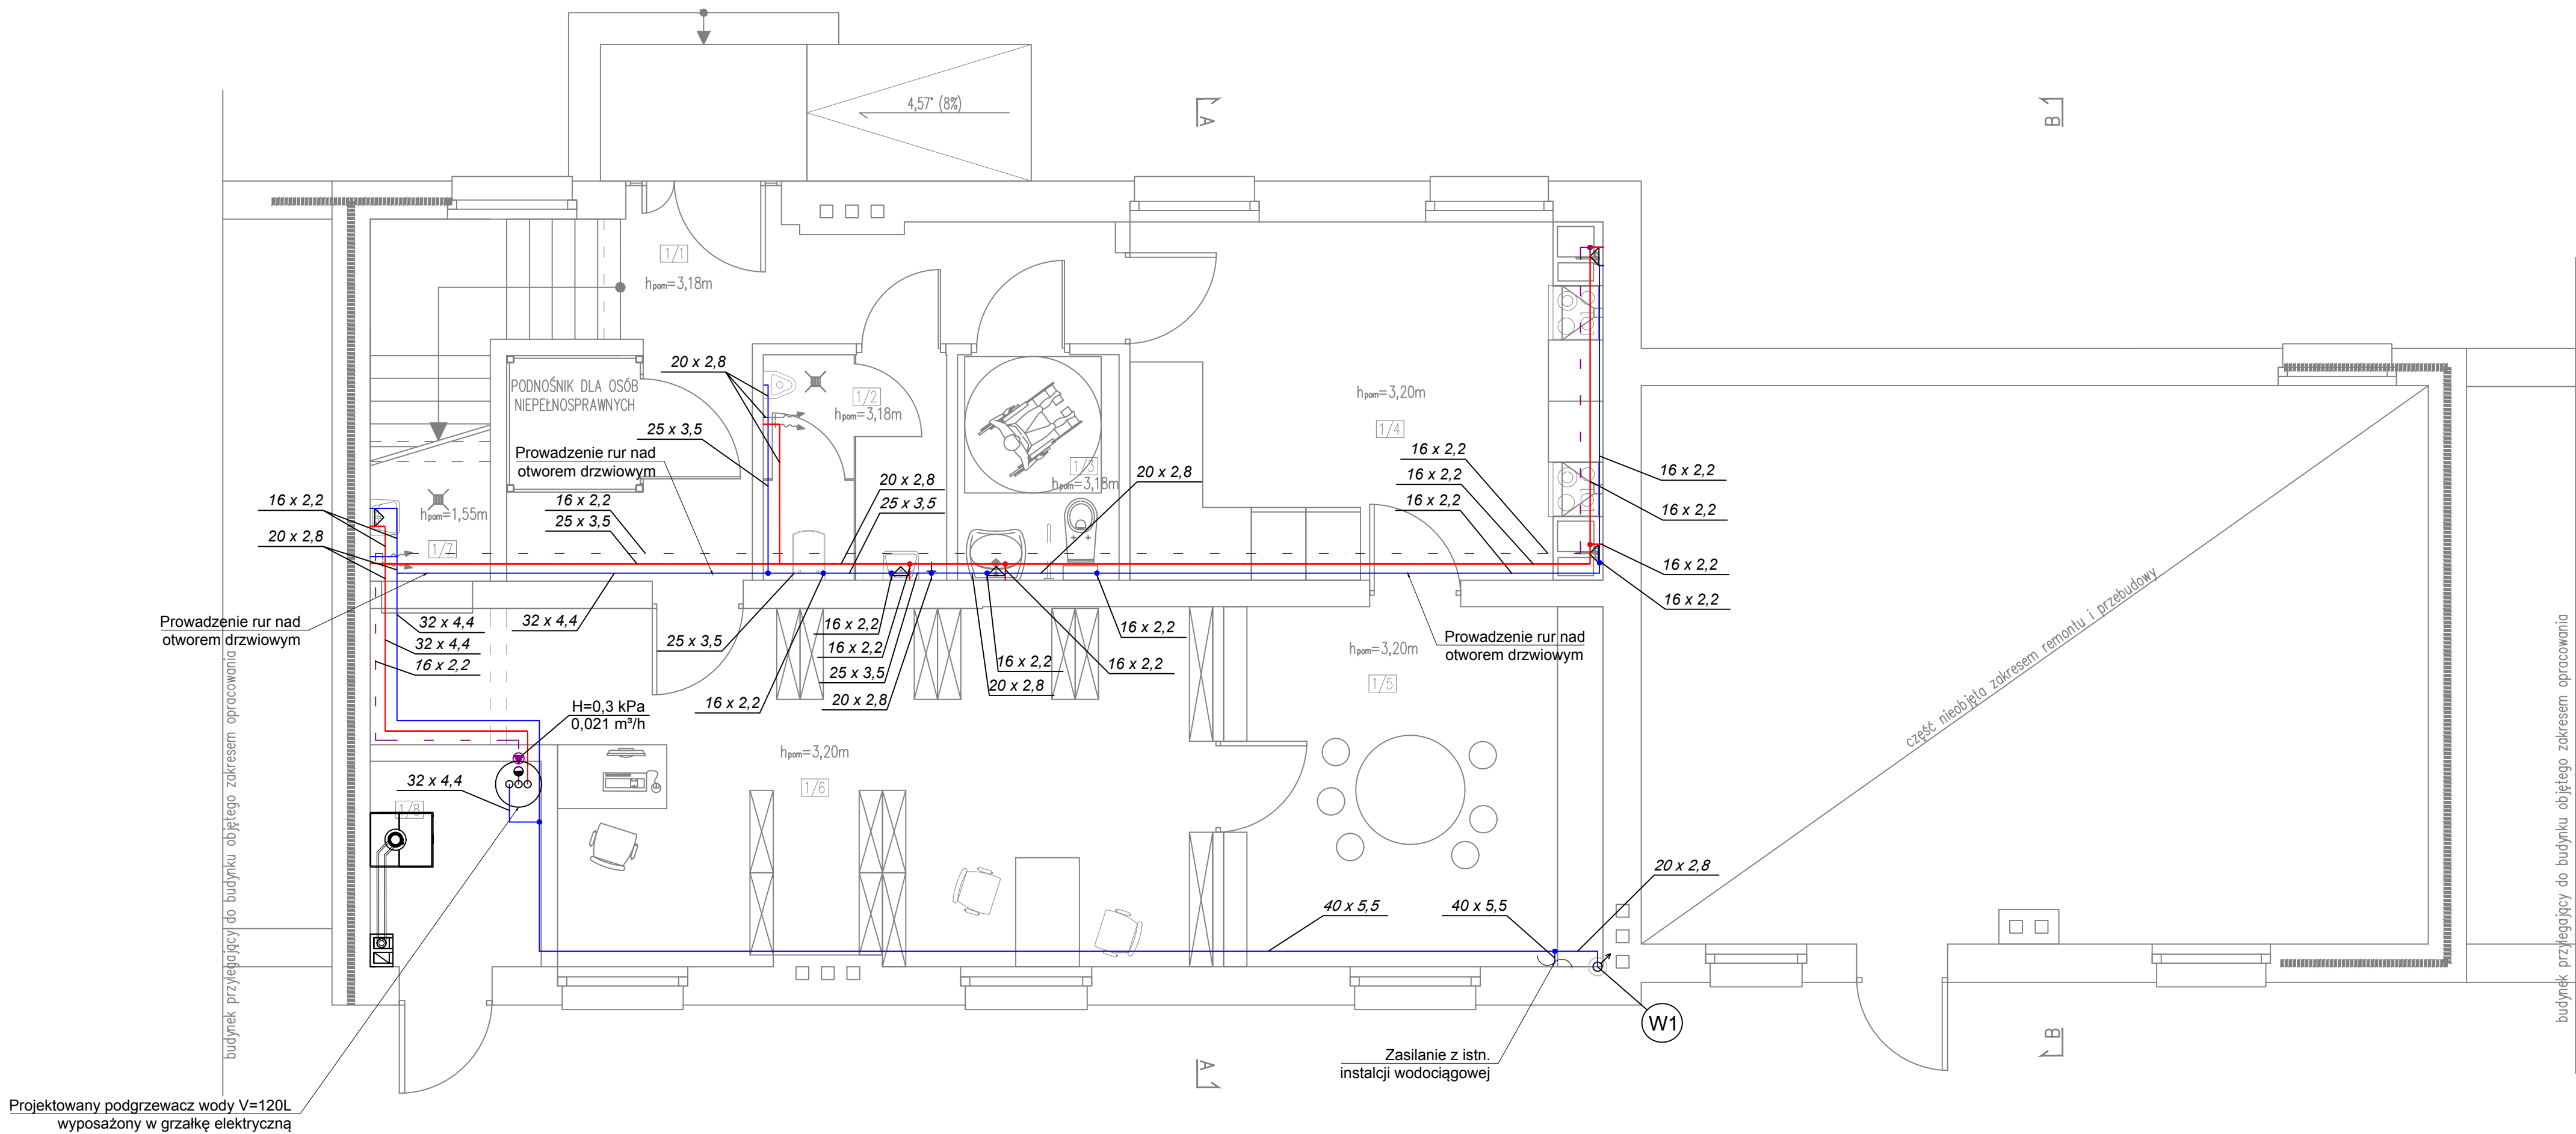

LEGENDA

- przewody wody zimnej układane w brzdach ściennych, średnica - zgodnie z rzutem,
- przewody wody ciepłej układane w brzdach ściennych, średnica - zgodnie z rzutem,
- przewody wody cyrkulacyjnej układane w brzdach ściennych, średnica - zgodnie z rzutem,

PARTER - ZESTAWIENIE POMIESZCZEŃ			
nr	pomieszczenie	posadzka [materiał]	pow. użytkowa [m²]
1 / 1	korytarz	wykładzina PCV	12,3
1 / 2	WC męski	płytki ceramiczne	5,0
1 / 3	WC damski/niepełnospr.	płytki ceramiczne	4,4
1 / 4	sala warsztatów kuchennych	wykładzina PCV	20,5
1 / 5	warsztaty dla dzieci	wykładzina PCV	16,6
1 / 6	biblioteka	wykładzina PCV	31,5
1 / 7	pom. gospodarcze	płytki ceramiczne	1,2
1 / 8	kotłownia	wylewka betonowa	4,9
suma powierzchni			96,4

LMD-Inwest Łukasz Dymura
ul. Rogali 13/2, 84-200 Wejherowo
tel. 505256154, NIP: 5882088004
email: biuro@LMD-inwest.pl



Inwestycja / Lokalizacja:
PROJEKT REMONTU I PRZEBUDOWY BUDYNKU FILII CENTRUM KULTURY W RYCHŁAWIE WRAZ Z ZBIORNIKIEM
ZEWNĘTRZNYM NA GAZ W RAMACH ZADANIA "REWITALIZACJA FILII CENTRUM KULTURY W RYCHŁAWIE"
86-170 RYCHŁAWA, DZIAŁKA NR 75A, 74 OBRĘB RYCHŁAWA 0014, TWARDA GÓRA 0016

Inwestor:
GMINA NOWE
PLAC ŚW. ROCHA 5
86-170 NOWE

Faza: PROJEKT BUDOWLANY

Branża: SANITARNA

Projektował:
MGR INŻ. ARKADIUSZ BURNICKI
uprawnienia budowlane do projektowania
w specjalności sanitarna bez ograniczeń

Nr uprawnień:
POM/0227/POOS/10

Data:
11.2019

Podpis:

SPRAWDZIŁ:
MGR INŻ. JAKUB OTTA
uprawnienia budowlane do projektowania
w specjalności sanitarna bez ograniczeń

Nr uprawnień:
POM/0005/PWBS/17

Data:
11.2019

Podpis:

Temat rysunku:
Rzut parteru – instalacja wodociągowa

Skala:
1:50

Nr rys.:
S-1.1