


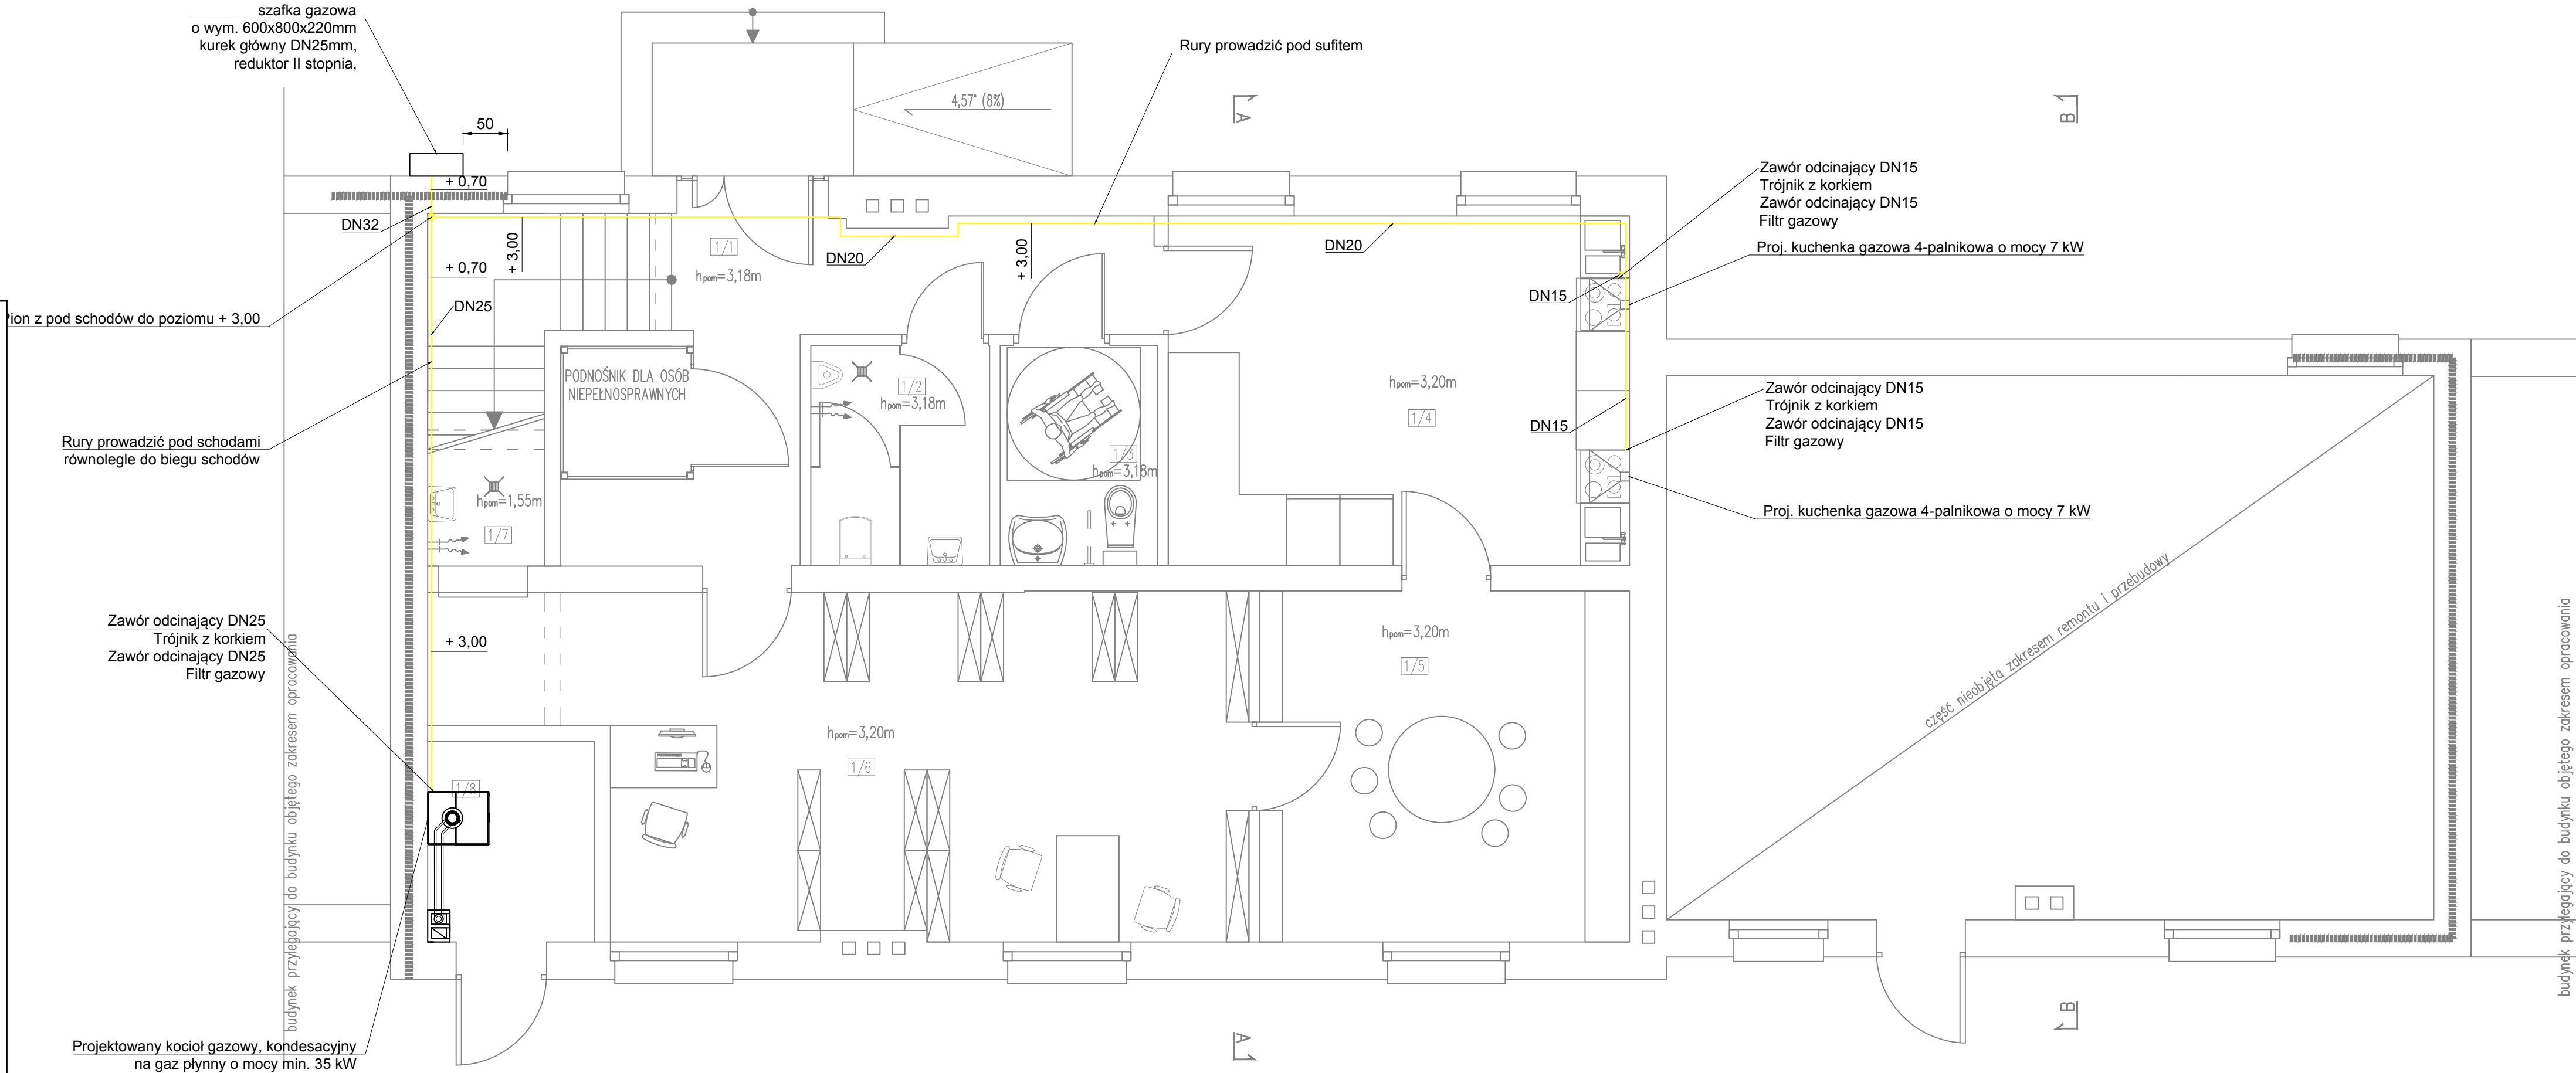

LEGENDA:
PRZEWÓD INSTALACJI GAZOWEJ

PARTER - ZESTAWIENIE POMIESZCZEŃ			
nr	pomieszczenie	posadzka [material]	pow. użytkowa [m²]
1 / 1	korytarz	wykładzina PCV	12,3
1 / 2	WC męski	plytki ceramiczne	5,0
1 / 3	WC damski/niepełnospr.	plytki ceramiczne	4,4
1 / 4	sala warsztatów kuchennych	wykładzina PCV	20,5
1 / 5	warsztaty dla dzieci	wykładzina PCV	16,6
1 / 6	biblioteka	wykładzina PCV	31,5
1 / 7	pom. gospodarcze	plytki ceramiczne	1,2
1 / 8	kotłownia	wylewka betonowa	4,9
suma powierzchni			96,4

LMD-Inwest Łukasz Dymura ul. Rogali 13/2, 84-200 Wejherowo tel. 505256154, NIP: 5882088004 email: biuro@LMD-inwest.pl			
Inwestycja / Lokalizacja: PROJEKT REMONTU I PRZEBUDOWY BUDYNKU FILII CENTRUM KULTURY W RYCHŁAWIE WRAZ Z ZBIORNIKIEM ZEWNĘTRZNYM NA GAZ W RAMACH ZADANIA "REWITALIZACJA FILII CENTRUM KULTURY W RYCHŁAWIE" 86-170 RYCHŁAWA, DZIAŁKA NR 75A, 74 OBRĘB RYCHŁAWA 0014, TWARDA GÓRA 0016			
Inwestor: GMINA NOWE PLAC ŚW. ROCHA 5 86-170 NOWE		Faza: PROJEKT BUDOWLANY	Branża: SANITARNA
Projektował: MGR INŻ. ARKADIUSZ BURNICKI uprawnienia budowlane do projektowania w spec. instalacji sanitarnej bez ograniczeń	Nr uprawnień: POM/0227/POOS/10	Data: 11.2019	Podpis:
SPRAWDZIŁ: MGR INŻ. JAKUB OTTA uprawnienia budowlane do projektowania w spec. instalacji sanitarnej bez ograniczeń	Nr uprawnień: POM/0005/PWBS/17	Data: 11.2019	Podpis:
Temat rysunku: Rzut parteru – instalacja gazowa	Skala: 1:50	Nr rys.: S-3.1	