


RZUT PRZYZIEMIA OBIEKT A (BUDYNEK REKREACYJNO WYPOCZYNKOWY) I B (WĘZEL SANITARNY Z SALĄ KONFERENCYJNĄ)

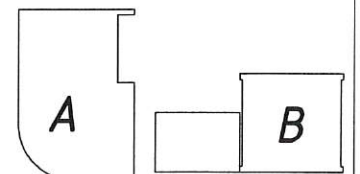

ZESTAWIENIE POMIESZCZEŃ OBIEKTU A


1	SALA	80,30m ²	TERAKOTA
2	MAGAZYN	8,74 m ²	TERAKOTA
3	ZAPLECZE	16,24 m ²	TERAKOTA
4	WC DLA PERSONELU	3,74 m ²	TERAKOTA
5	WC DAMSKIE	4,68 m ²	TERAKOTA
6	POM. GOSP.	1,46 m ²	TERAKOTA
7	WC MĘSKIE	5,65 m ²	TERAKOTA
8	KOMUNIKACJA WC	7,97 m ²	TERAKOTA

razem: 130,80 m²

ZESTAWIENIE POMIESZCZEŃ OBIEKTU B


1	PRZEBIERALNIA DAMSKA	12,83 m ²	TERAKOTA
2	KOMUNIKACJA ŁAZIENKI DAMSKIEJ	5,01 m ²	TERAKOTA
3	ŁAZIENKA DAMSKA	12,30 m ²	TERAKOTA
4	PRZEBIERALNIA MĘSKA	10,00 m ²	TERAKOTA
5	KOMUNIKACJA ŁAZIENKI MĘSKIEJ	5,31 m ²	TERAKOTA
6	ŁAZIENKA MĘSKA	13,02 m ²	TERAKOTA
7	WC DLA NIEPEŁNOSPRAWNYCH	3,15 m ²	TERAKOTA
8	SALA KONFERENCYJNA	31,00 m ²	TERAKOTA

razem: 92,62 m²

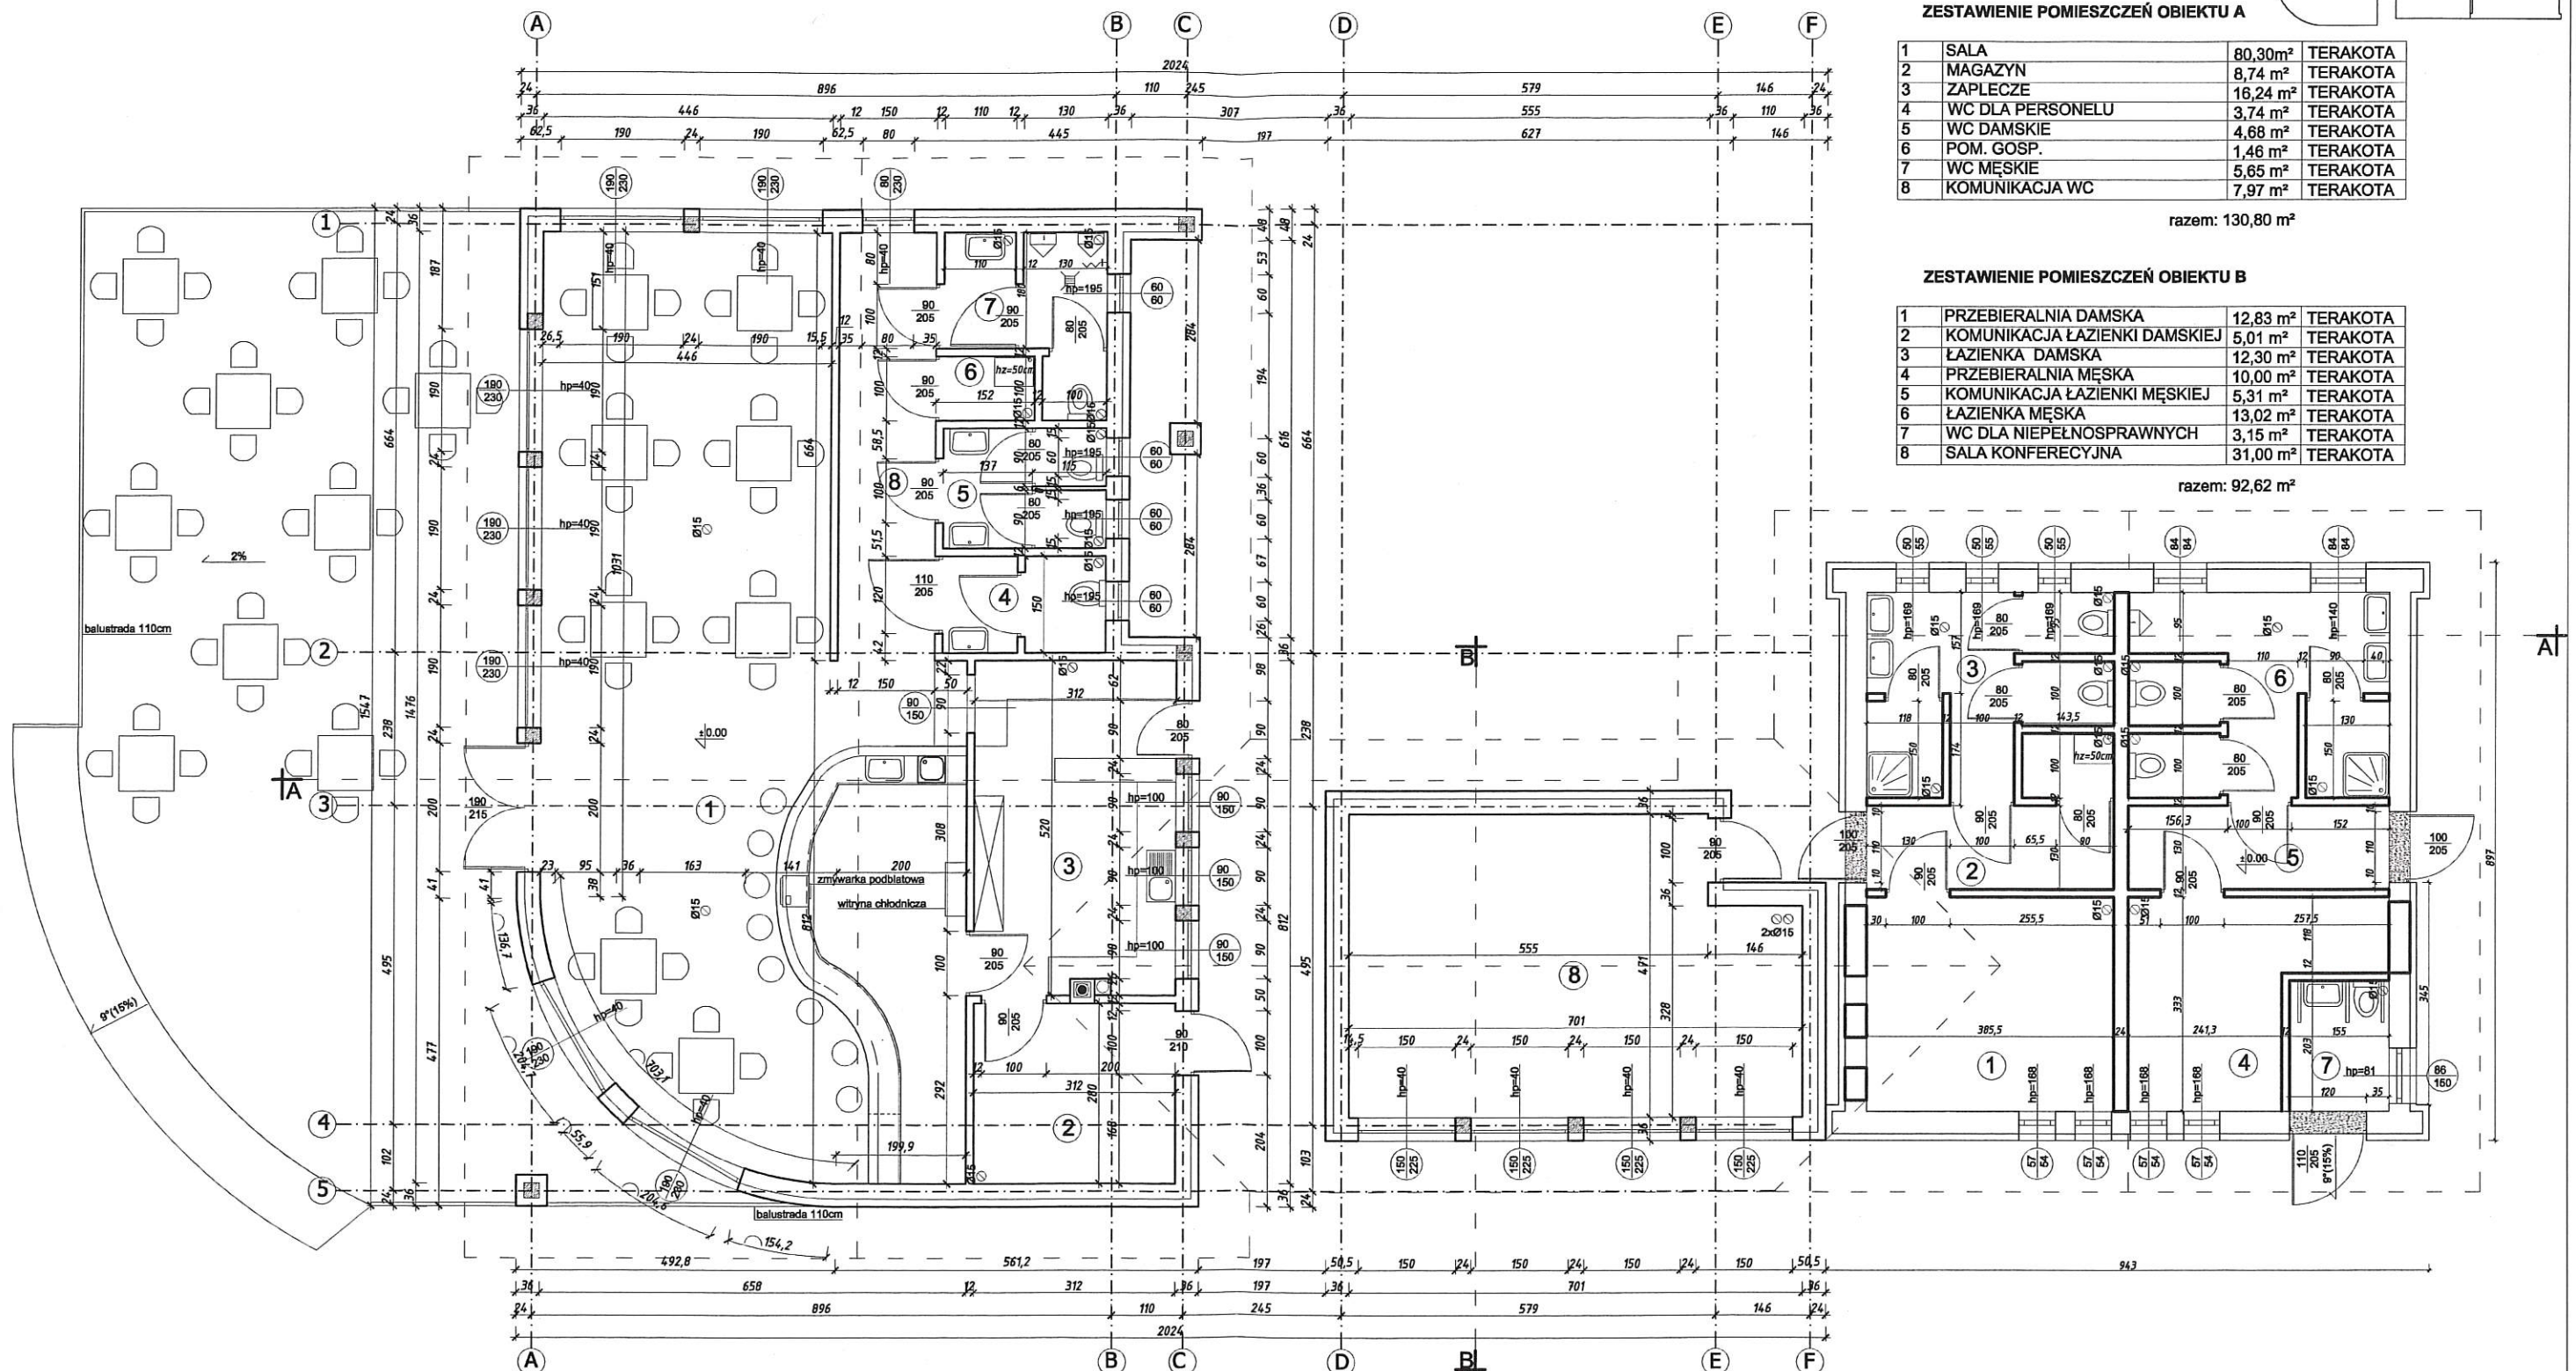


UWAGA: 1. ściana projektowana ściana istniejąca ściana do wyburzenia 2. Obiekt B: Ściany wewnętrzne oraz pokrycie dachowe przeznaczone są do demontażu. Do ścian zewnętrznych należy dodać 10cm styropianu. Otwory okienne i drzwiowe wg rys. przyziemia. Obiekt został podniesiony o 88 cm wg rys. 9 3. Do wentylacji mechanicznej Ø150mm podłączyć podłączony wążownik świetlny (wentylator z czujnikiem wilgotności i wyt. czasowym)	
---	--


szczegół ściany obiektu A
skala 1:20

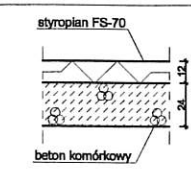

szczegół ściany obiektu B
skala 1:20

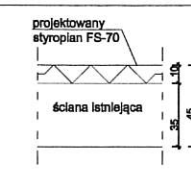


PRACOWNIA PROJEKTOWA 69 GROUP Andrzej Wiśniewski Kaliży Dwór 67, 13-200 Działkowo, tel. kom. 0 666 857 299 PROJEKT BUDOWLANY Renowacja Jazdźni Czarnowice w m. Nowe Dz. nr 11/1, 12/1, 13/1, 15/1 Gmina Nowe, Plac Św. Rocha 5, 80-170 Nowe Inwestor: RZUT PRZYZIEMIA OBIEKTU A I B Tytuł rysunku: RZUT PRZYZIEMIA OBIEKTU A I B Data: 08.2011 Autor: mgr inż. Andrzej Wiśniewski mgr inż. arch. Henryk Zawadzka Skala: 1:50 Rysunek: 6A	
--	--

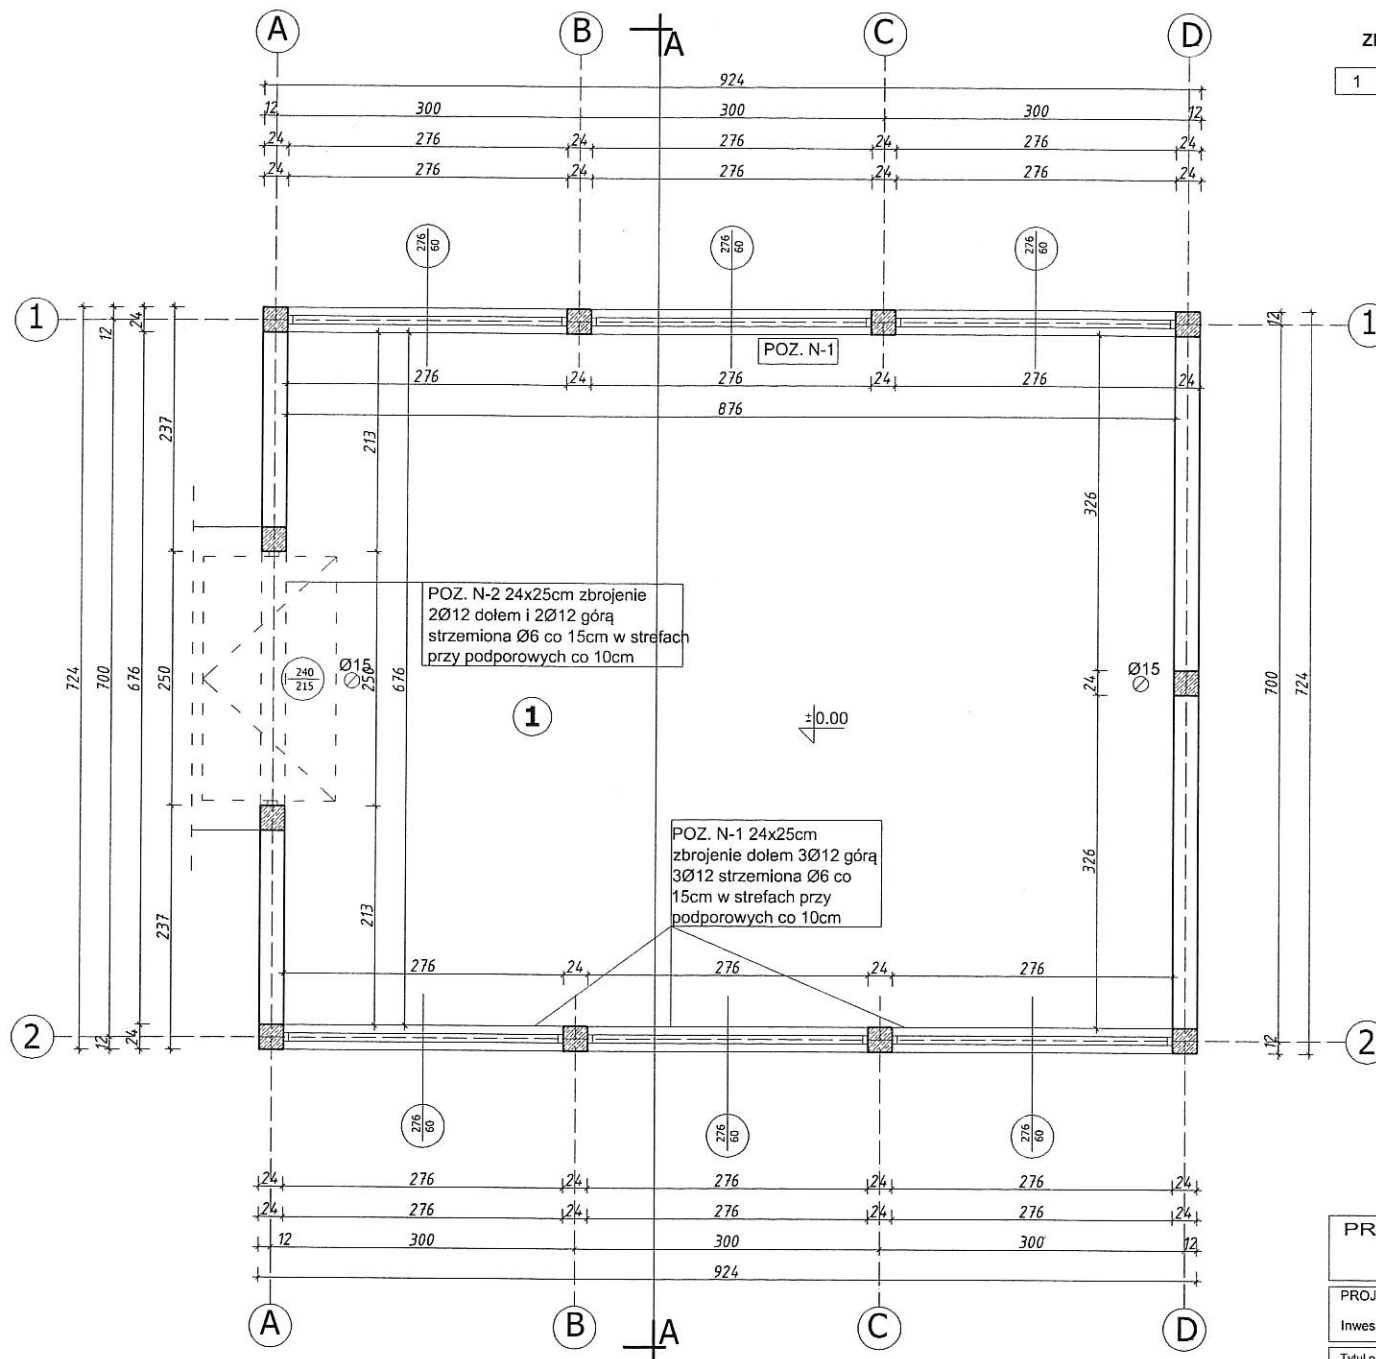


ZESTAWIENIE POMIESZCZEŃ PARTERU

1	HANGAR	59.20m ²	pos. betonowa
		razem: 59.20m ²	

szczegół ściany skala 1:20

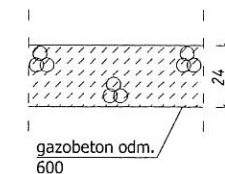

szczegół słupa skala 1:20

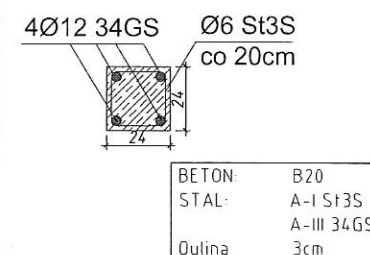

UWAGA:

Ø15 - wentylacja pomieszczenia wyprowadzona na dach przewodem giętkim Ø15 i zakończona kominkiem wentylacyjnym

PRACOWNIA PROJEKTOWA 69 GROUP
Andrzej Wiśniewski

Księży Dwór 67, 13-200 Dziadowo, tel. kom. 0 668 857 299



PROJEKT BUDOWLANY Rewitalizacja Jeziora Czarownic w m. Nowe
Dz. nr 11/1, 12/1, 13/1, 15/1
Inwestor Gmina Nowe, Plac Św. Rocha 5, 86-170 Nowe

Tytuł rysunku **RZUT PRZYZIEMI** Branża: **A** Skala: **1:50**

Data: 08.2011 Autor: mgr inż. Andrzej Wiśniewski mgr inż. arch. Henryka Zawadzka
UPRAWNIENIA BUDOWLANE: UPRAWNIENIA BUDOWLANE:
10.0001.13.0001.0001 10.0001.13.0001.0001

Rysunek
15