


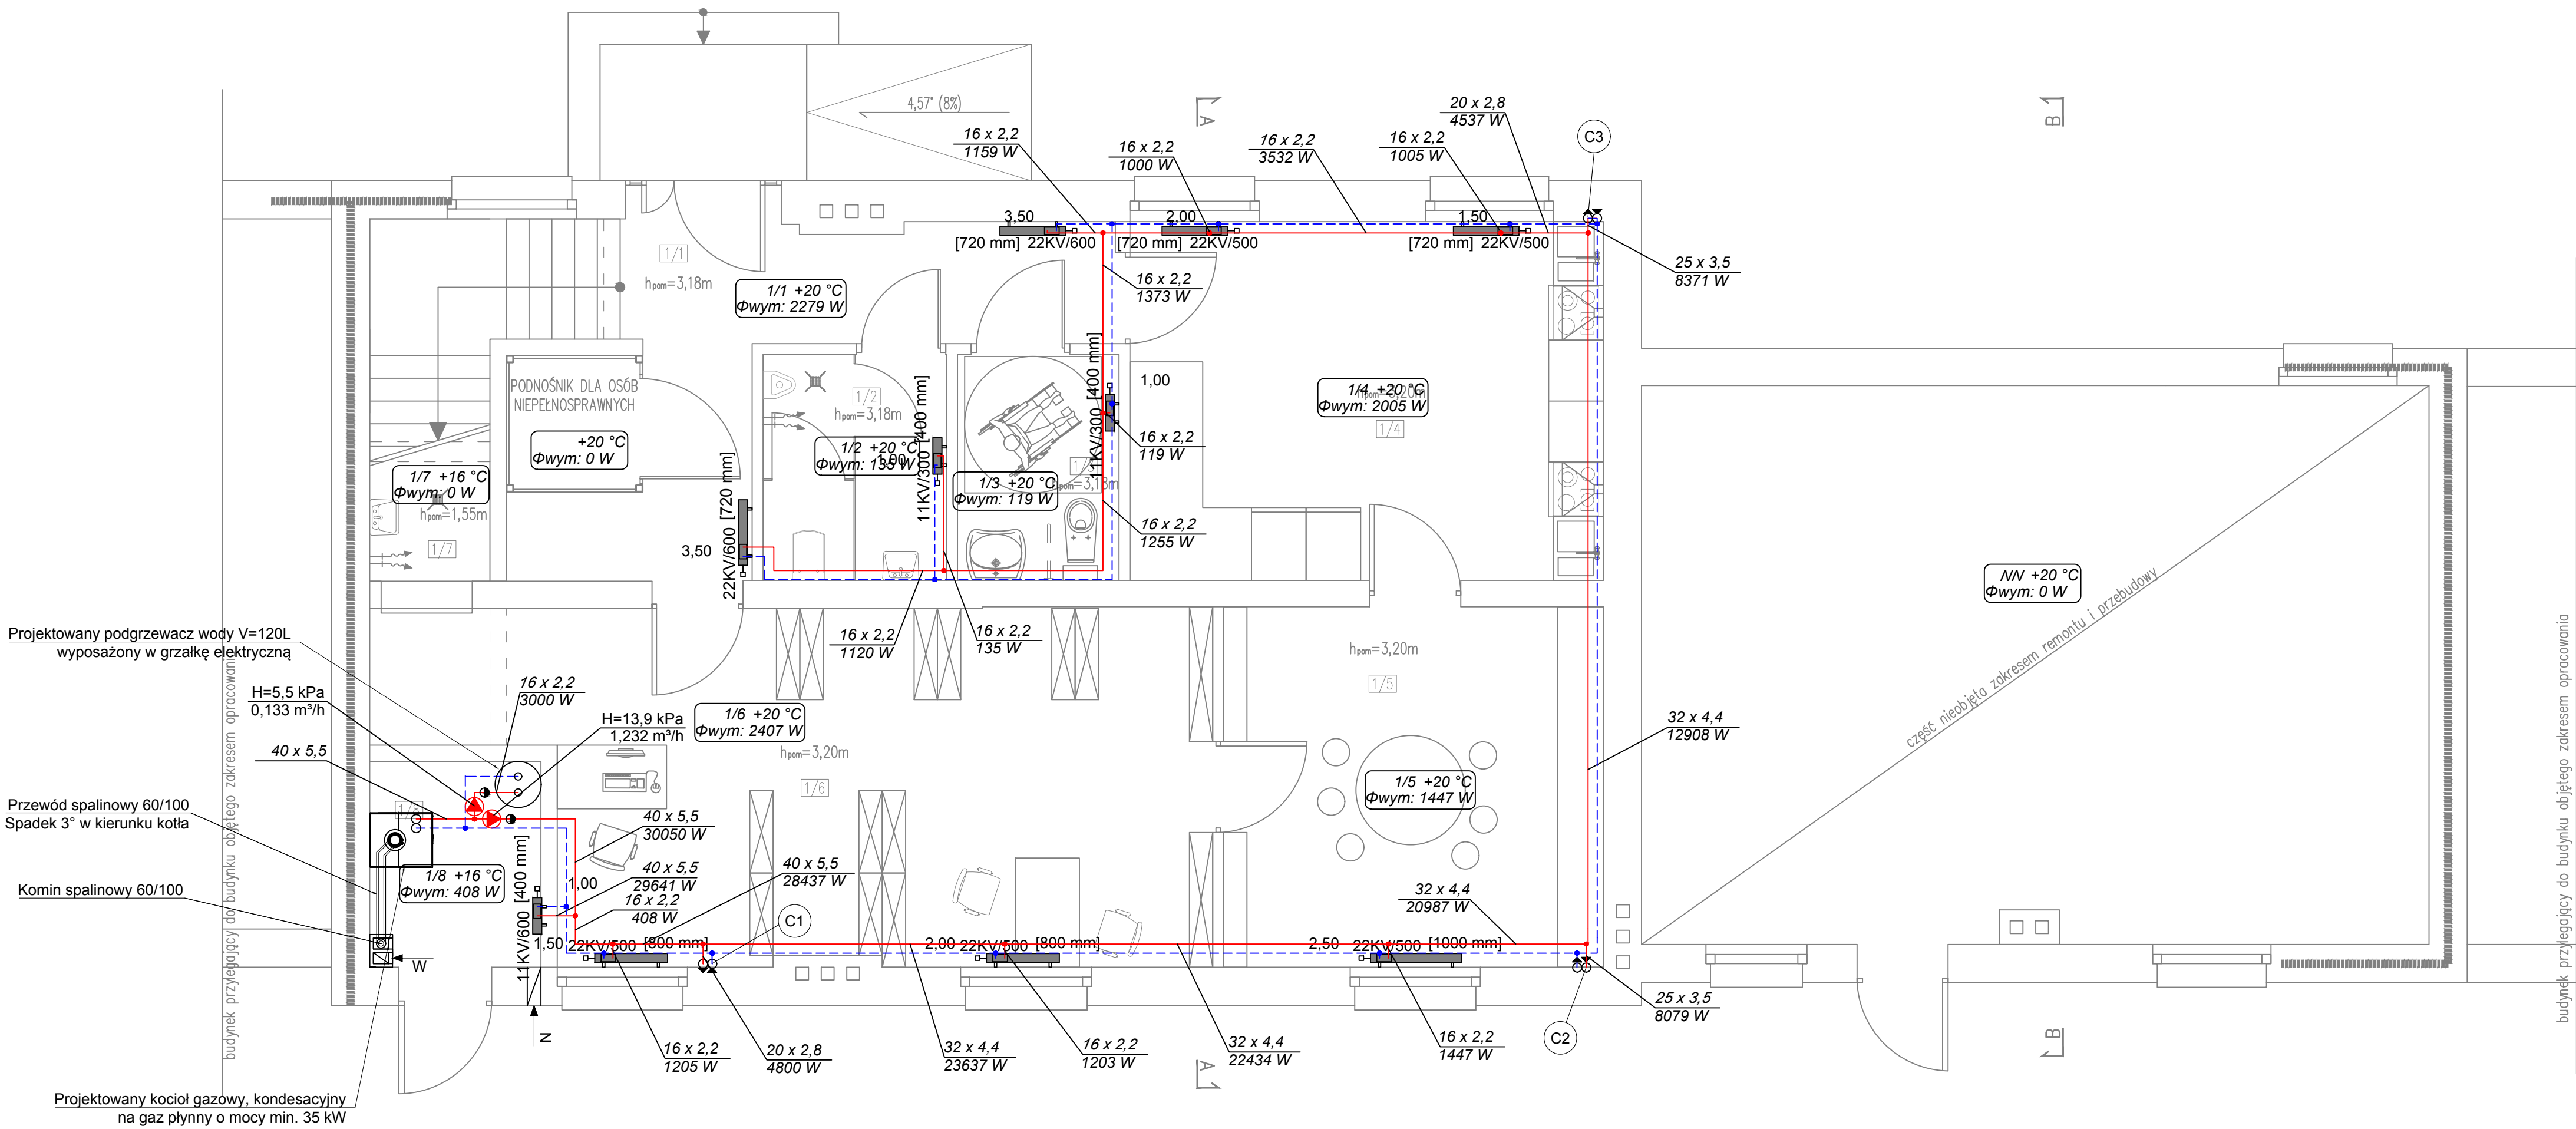

Projektowany podgrzewacz wody V=120L
wyposażony w grzałkę elektryczną

H=5,5 kPa
0,133 m³/h

Przewód spalinowy 60/100
Spadek 3° w kierunku kotła


Komin spalinowy 60/100

Projektowany kocioł gazowy, kondensacyjny
na gaz płynny o mocy min. 35 kW

LEGENDA

- przewód c.o. zasilanie, układane w bruzdach lub podłodze
- przewód c.o. powrót, układane w bruzdach lub podłodze
- pion instalacji c.o.
- grzejnik płytowy stalowy (nastawa)
- typ/wysokość [długość grzejnika]
- rozdzielacz

- wysokość montażu grzejnika płytowego

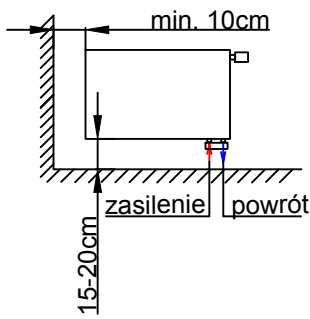

PARTER - ZESTAWIENIE POMIESZCZEŃ			
nr	pomieszczenie	posadzka [materiał]	pow. użytkowa [m²]
1 / 1	korytarz	wykładzina PCV	12,3
1 / 2	WC męski	plytki ceramiczne	5,0
1 / 3	WC damski/niepełnospr.	plytki ceramiczne	4,4
1 / 4	sala warsztatów kuchennych	wykładzina PCV	20,5
1 / 5	warsztaty dla dzieci	wykładzina PCV	16,6
1 / 6	biblioteka	wykładzina PCV	31,5
1 / 7	pom. gospodarcze	plytki ceramiczne	1,2
1 / 8	kotłownia	wylewka betonowa	4,9
suma powierzchni			96,4

LMD-Inwest Łukasz Dymura
ul. Rogali 13/2, 84-200 Wejherowo
tel. 505256154, NIP: 5882088004
email: biuro@LMD-inwest.pl

INVEST

Inwestycja / Lokalizacja:
PROJEKT REMONTU I PRZEBUDOWY BUDYNKU FILII CENTRUM KULTURY W RYCHŁAWIE WRAZ Z ZBIORNIKIEM
ZEWNIĘTRZNYM NA GAZ W RAMACH ZADANIA "REWITALIZACJA FILII CENTRUM KULTURY W RYCHŁAWIE"
86-170 RYCHŁAWA, DZIAŁKA NR 75A, 74 OBRĘB RYCHŁAWA 0014, TWARDA GÓRA 0016

Investor:
GMINA NOWE
PLAC ŚW. ROCHA 5
86-170 NOWE

Faza: PROJEKT BUDOWLANY
Branża: SANITARNA

Projektował:
MGR INŻ. ARKADIUSZ BURNICKI
uprawnienia budowlane do projektowania
w specjalności sanitarna bez ograniczeń

Nr uprawnień:
POM/0227/POOS/10

Data:
11.2019

Podpis:

SPRAWDZIŁ:
MGR INŻ. JAKUB OTTA
uprawnienia budowlane do projektowania
w specjalności sanitarna bez ograniczeń

Nr uprawnień:
POM/0005/PWBS/17

Data:
11.2019

Podpis:

Temat rysunku:
Rzut parteru – instalacja c.o.

Skala:
1:50

Nr rys.:
S-4.1